
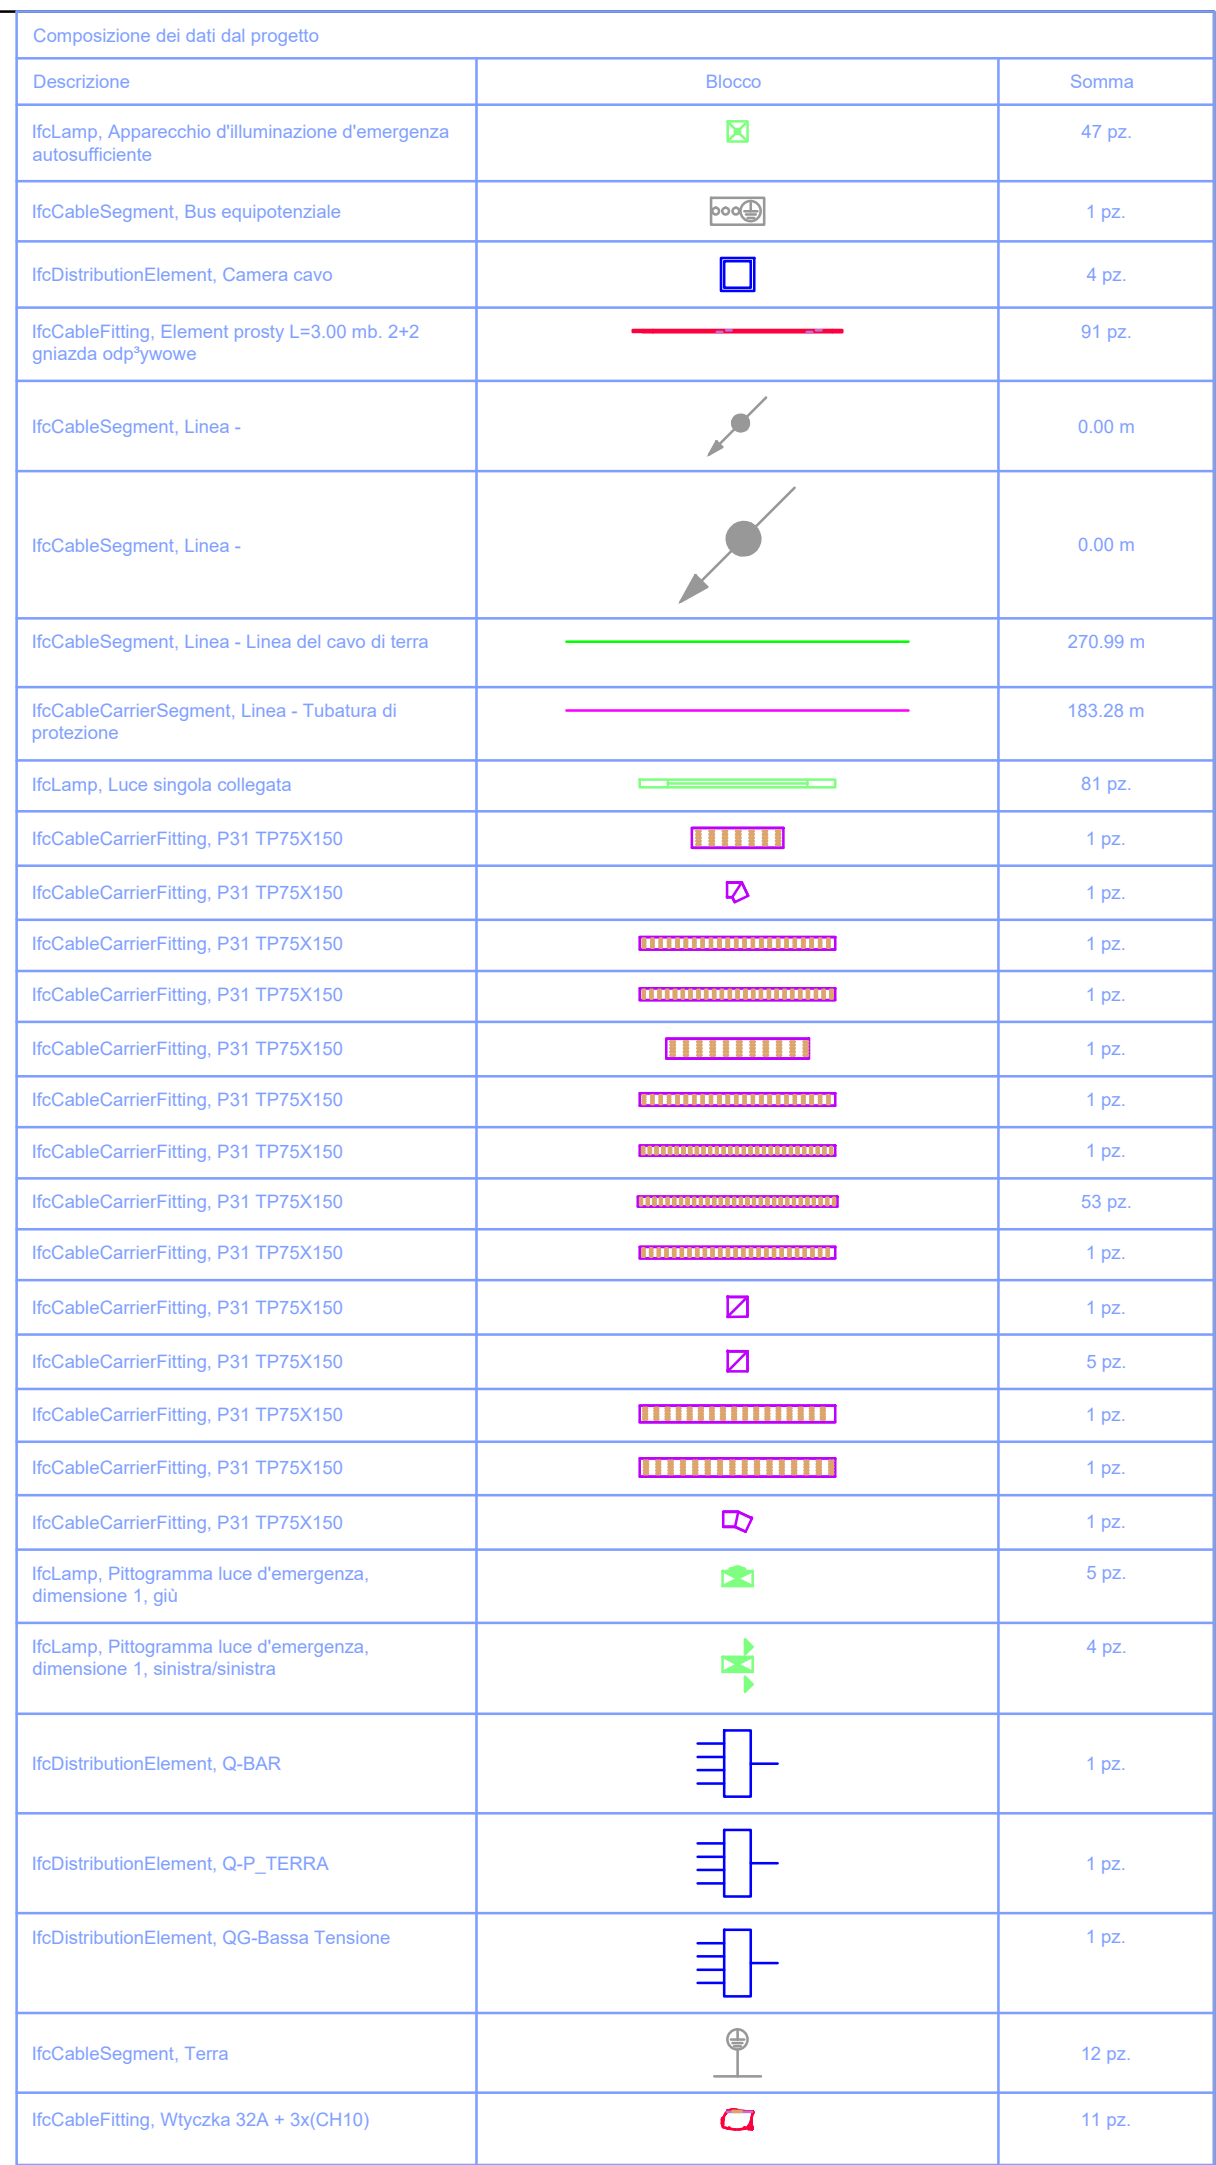


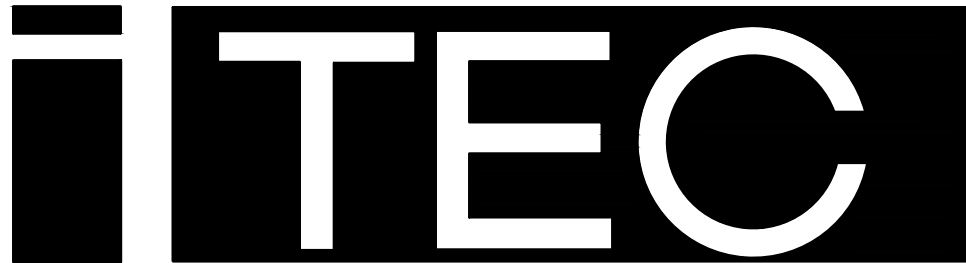

TECNOLOGIA IMPIANTISTICA STUDIO ASSOCIATO VIA BATTISTI 2 MISANO ADRIATICO (RN) INFO@STUDIOTECH.IT WWW.STUDIOTECH.IT TEL-FAX 0541-610255	 	
	☐ Progettazione impianti elettrici ☐ Progettazione impianti climatizzazione ☐ Energie rinnovabili ☐ Prevenzione incendi	
Committente Immobiliare S.R.L.		
Opere REALIZZAZIONE DI UN COMPARTO EDIFICATORIO COMPRENSIVO DI AREA DI CESSIONE PER FUTURA EDIFICAZIONE DELLA CASERMA PER LA GUARDIA DI FINANZA TRA VIA INDIPENDENZA E VIA F. DA RIMINI, AI SENSI DELL'ART. 53 L.R. 24/2017		
Oggetto IMPIANTO ELETTRICO AREA COMMERCIALE		
TITOLO DISTRIBUZIONE DORSALE PRIMARIA PIANO TERRA		
Tavola E 04-06	Scala 1:200	Data Febbraio 2020
Note		
File	Revisione	
il Progettista 		